


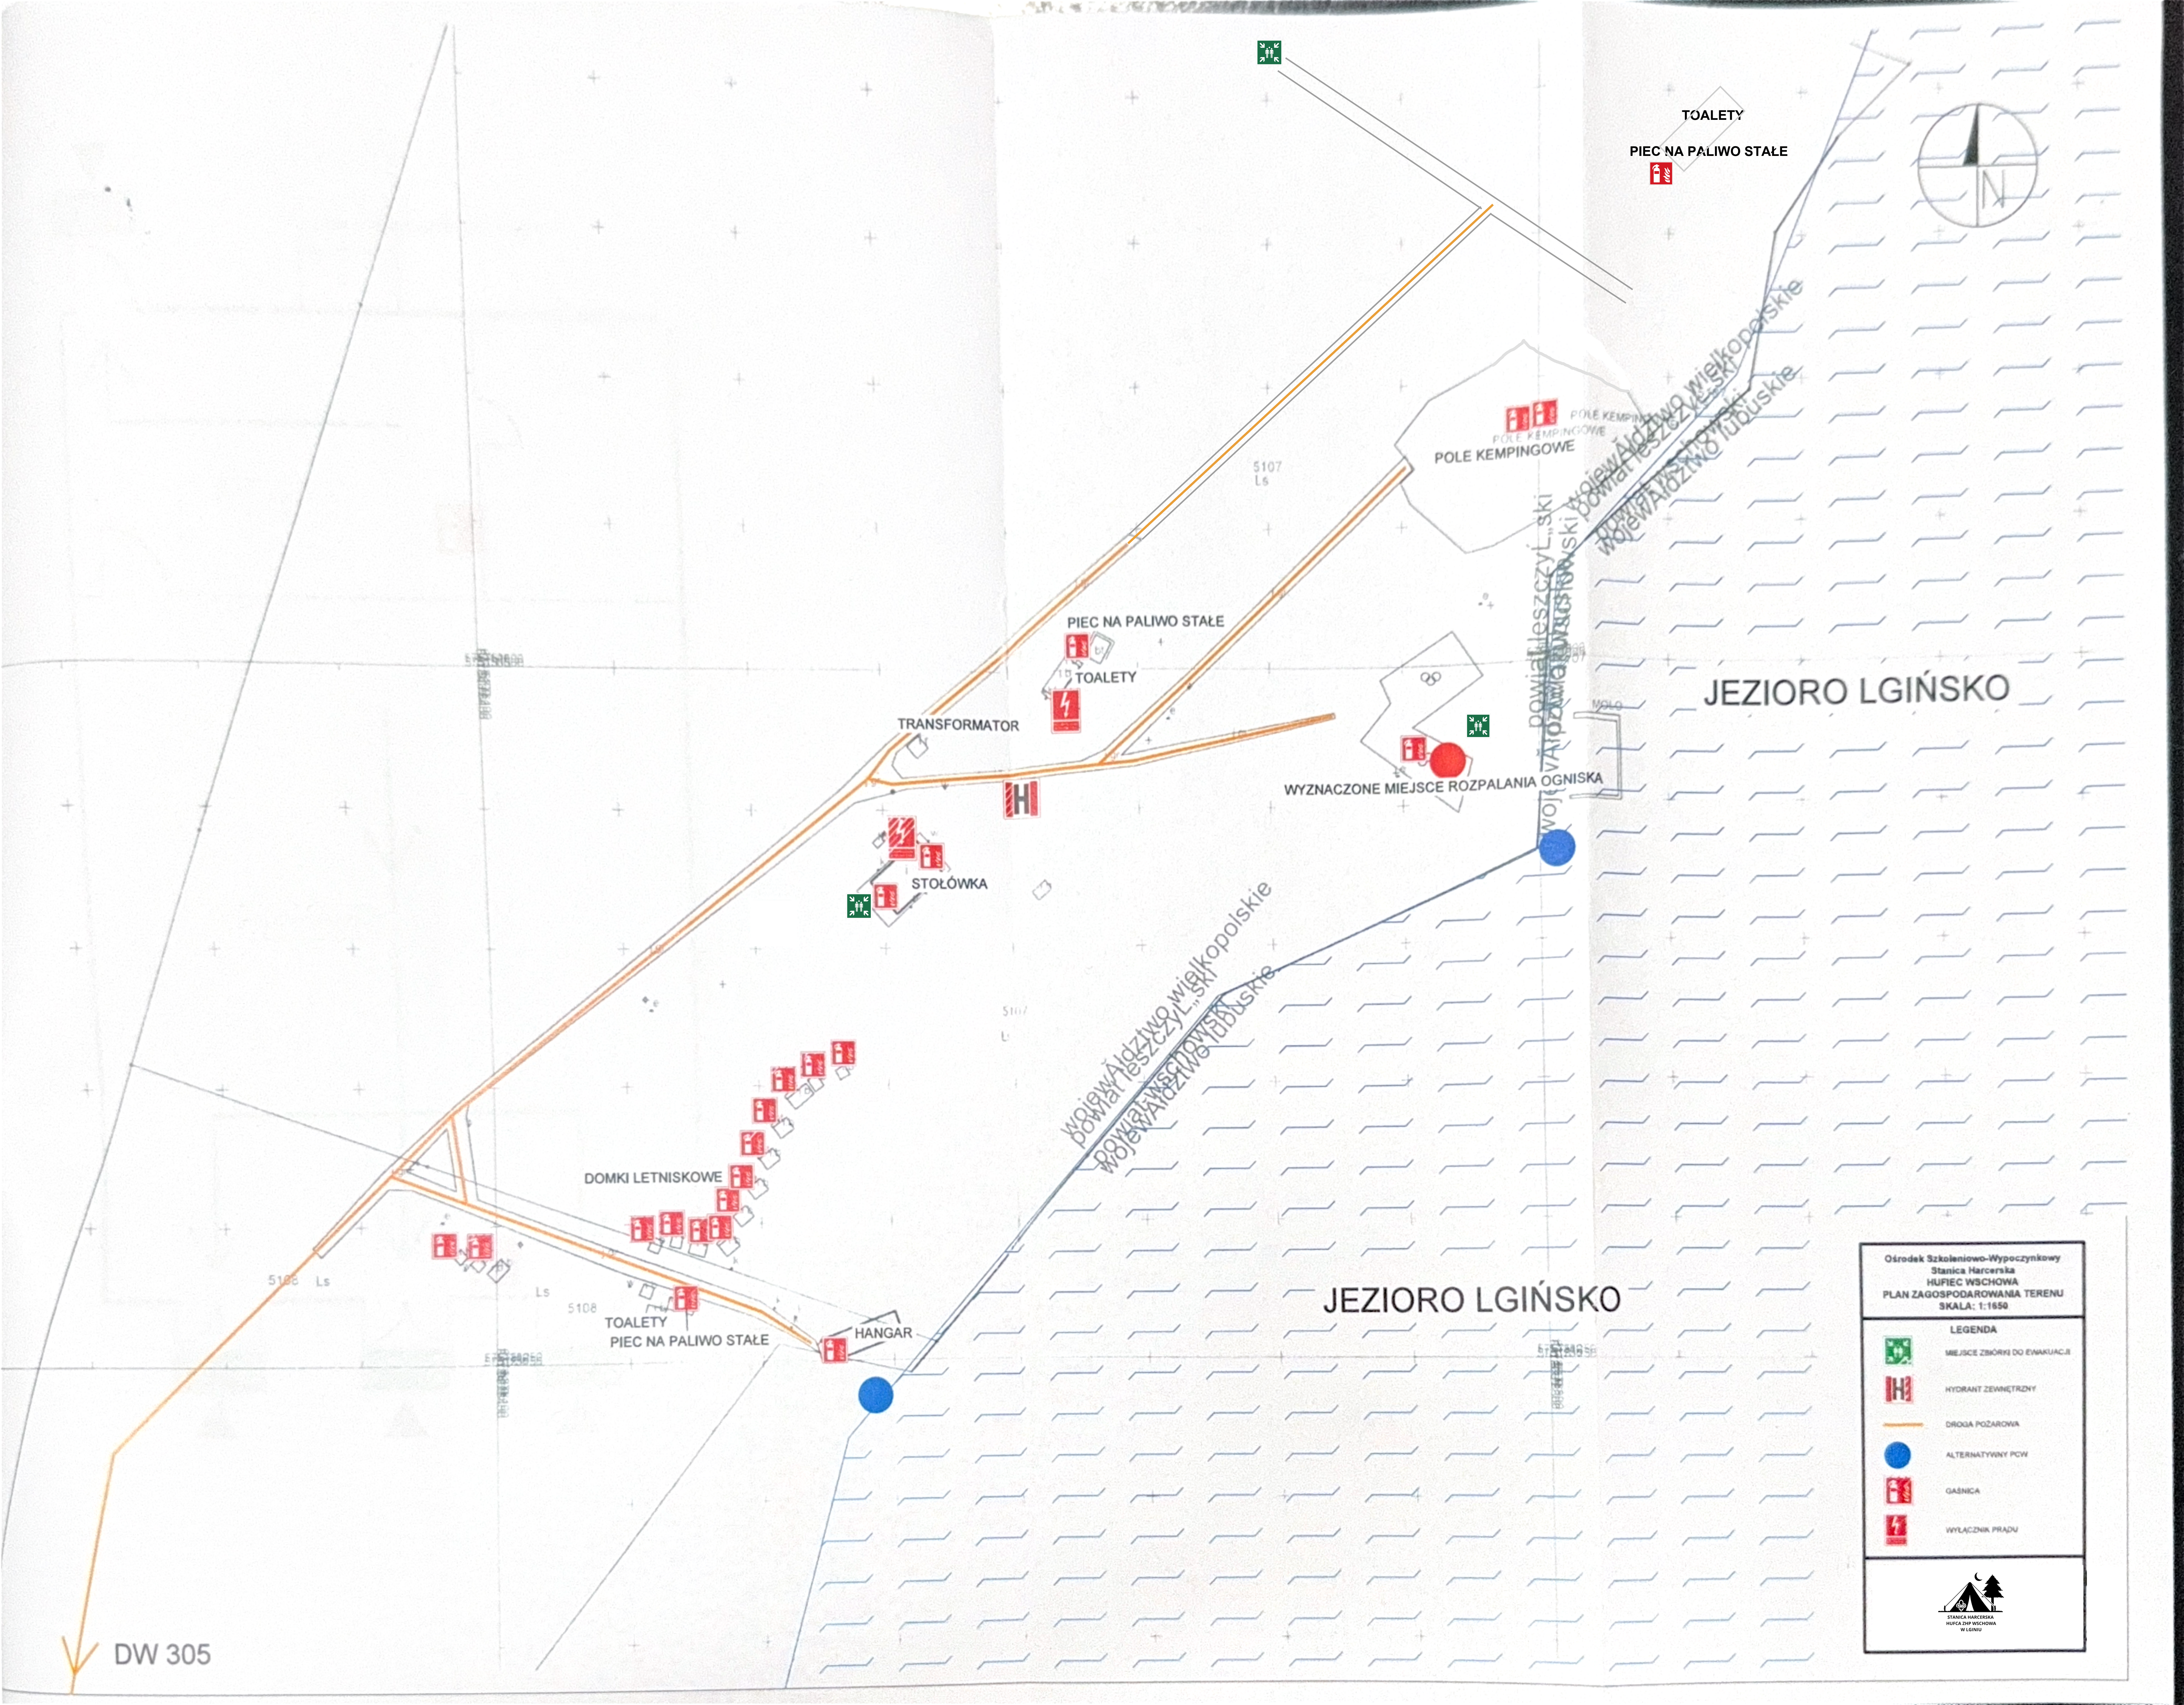

TOALETY
PIEC NA PALIWO STAŁE

POLE KEMPINGOWE
POLE KEMPINGOWE
POLE KEMPINGOWE

PIEC NA PALIWO STAŁE
TOALETY

TRANSFORMATOR

STOLÓWKA

WYZNACZONE MIEJSCE ROZPALANIA OGNISKA

JEZIORO LGIŃSKO

DOMKI LETNISKOWE

TOALETY
PIEC NA PALIWO STAŁE

HANGAR

JEZIORO LGIŃSKO

DW 305

Ośrodek Szkoleniowo-Wypoczynkowy
Stacja Harcerska
HUFIEC WSCHOWA
PLAN ZAGOSPODAROWANIA TERENU
SKALA: 1:1650

LEGENDA

- MIEJSCE ZBIÓRKI DO EWAKUACJI
- HYDRANT ZEWNĘTRZNY
- DROGA POŻAROWA
- ALTERNATYWNY PCW
- GASZNICA
- WYŁĄCZNIK PRĄDU

STACJA HARCERSKA
HUFIEC WSCHOWA
W LUBUSKU